


- — Bednarka Fe/Zn 30x4mm układana w chudym betonie pod stopą fundamentową.
- ⏏ Miejsce wyprowadzenia przewodu uziemiającego instalacji odgromowej z uzionu
- W miejscu zakończenia etapu I należy zostawić zapas ok 2mb bednarki do połączenia z uziosem
- ⏏ Wyprowadzenie bednarki z uzionu do GSW

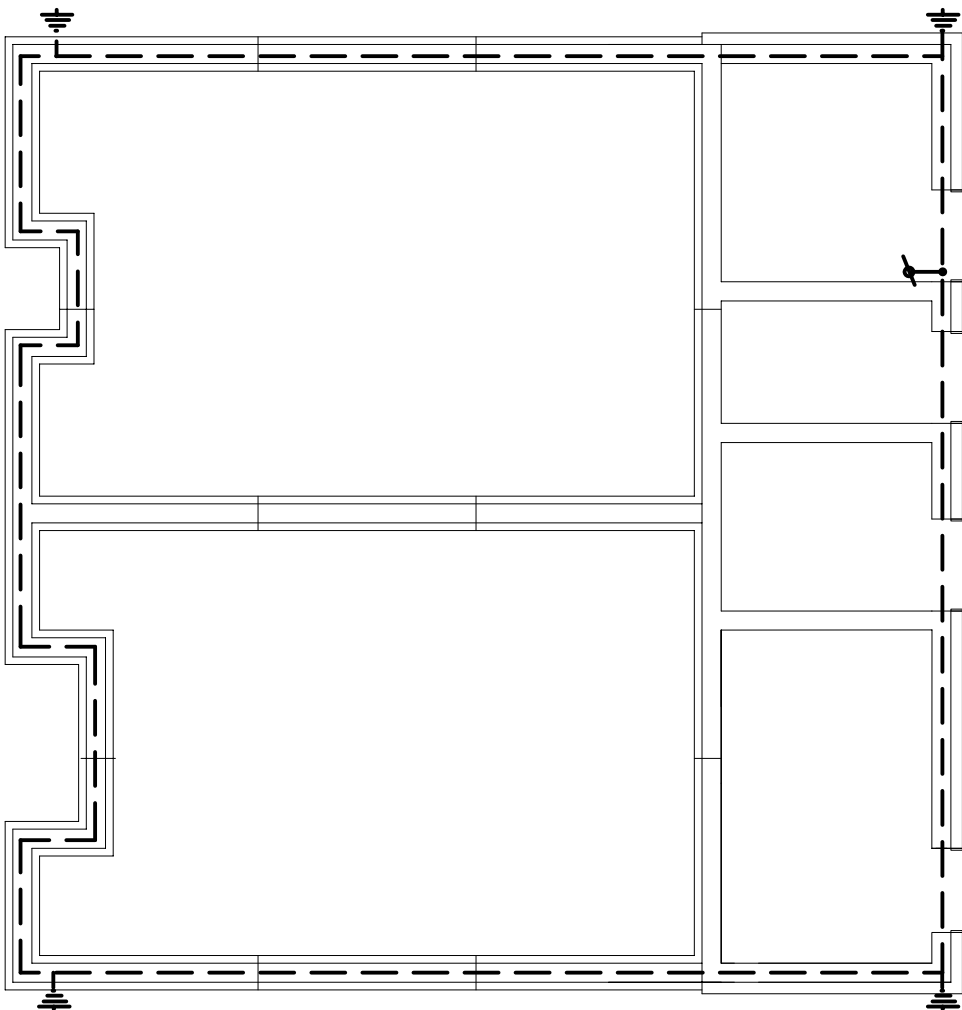

STUDIO ARCHITEKTURY REKREACYJNEJ OLAF CHMIELEWSKI

OBIEKT:

KĄPIELISKO MIEJSKIE W DŁUGOSIODLE

TREŚĆ RYSUNKU:

SKALA:1:100

NR RYS:

UZIOM FUNDAMENTOWY

AUTOR:	IMIĘ I NAZWISKO	NR UPR.	DATA:	PODPIS:	FAZA: PROJ. WYKONAWCZY
	inż. JAN GREMBLIŃSKI				
PROJEKTANT:	inż. JERZY PARZUCHOWSKI	-	.2010		CZĘŚĆ: W INSTALACJE ELEKTRYCZNE
SPRAWDZAJĄCY:	mgr inż. URSZULA SADOWSKA	MAZ/0434/POOE/06	.2010		