


RA-Lokalizacja tymczasowa dla I etapu budowy

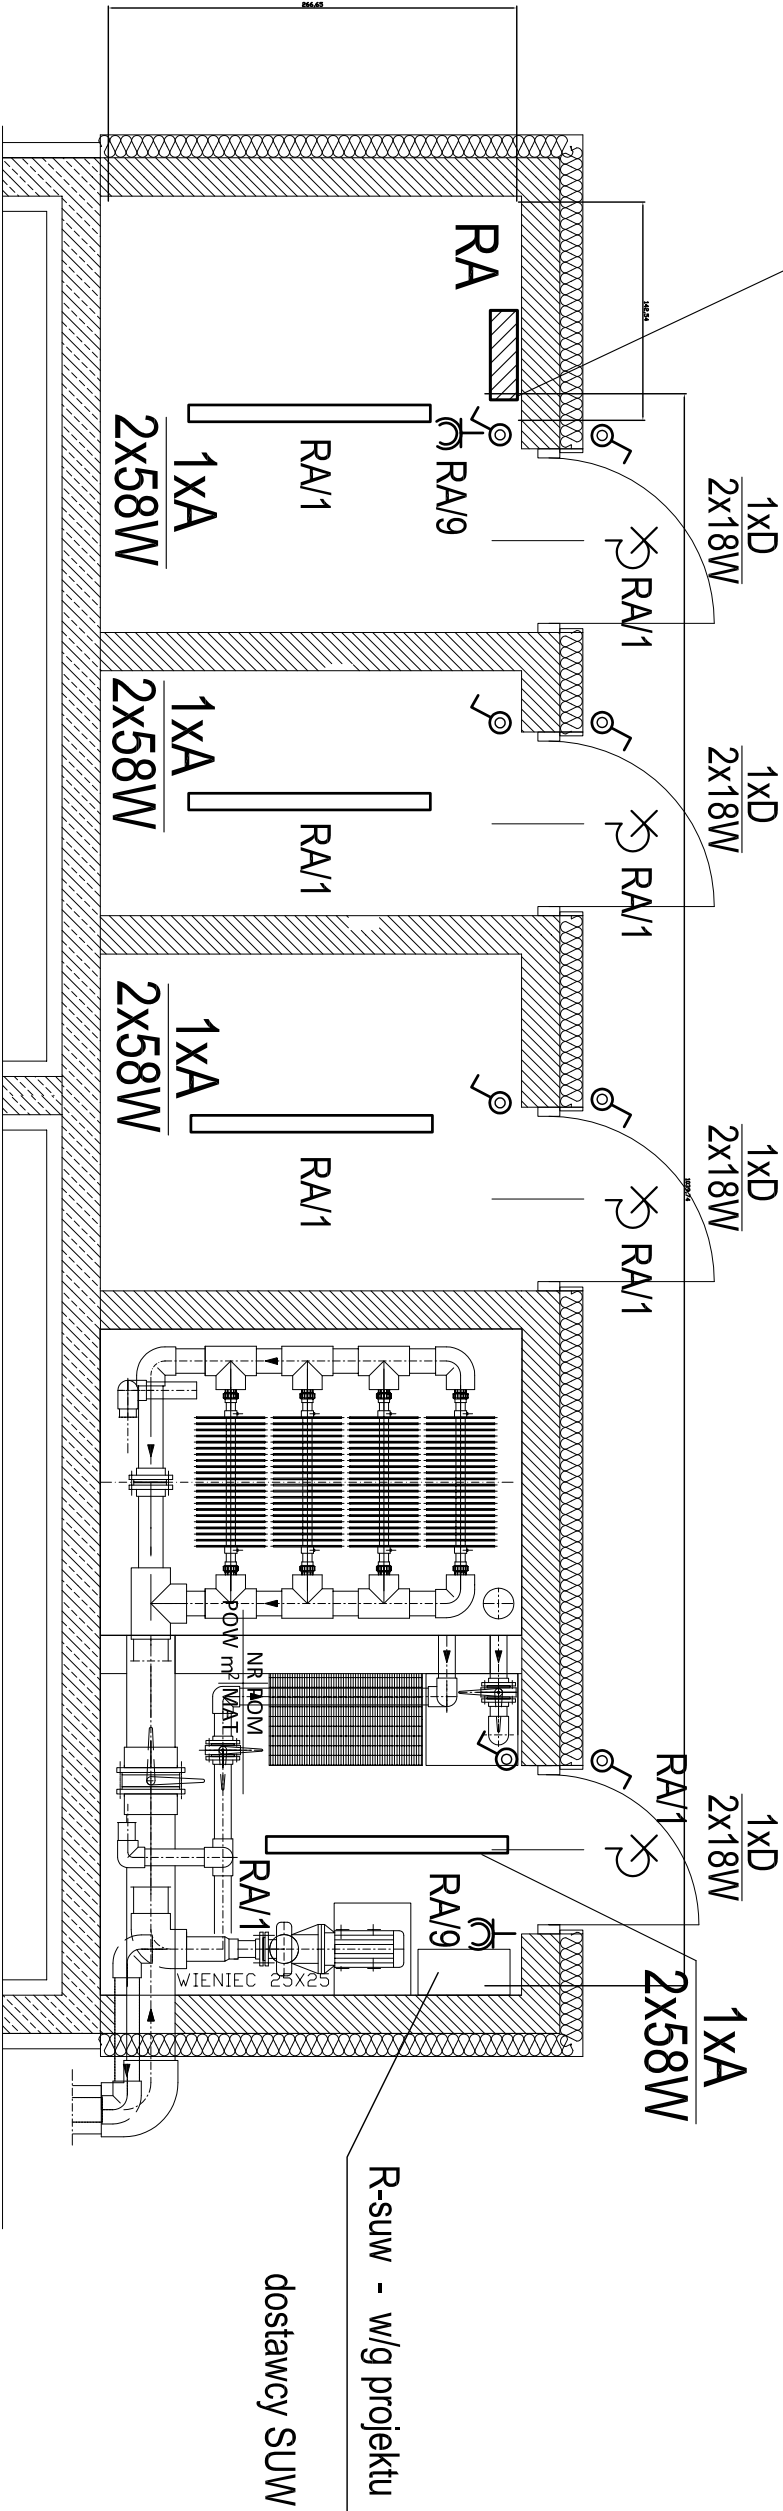

System TN-S
Szybkie wyłączenie
Wył. różnicowoprądowe
Połączenia wyrównawcze

STUDIO ARCHITEKTURY REKREACYJNEJ OLAF CHMIELEWSKI

OBIEKT:

KĄPIELISKO MIEJSKIE W DŁUGOSIODLE

TREŚĆ RYSUNKU:

SKALA:1:100

NR RYS:

ZAPLECZE TECHNICZNE BASENU – INSTALACJE EL.

E – 04

AUTOR:	IMIĘ I NAZWISKO	NR UPR.	DATA:	PODPIS:	FAZA:
	PROJEKTANT:				PROJ. WYKONAWCZY
SPRAWDZAJĄCY:	mgr inż. URSZULA SADOWSKA	MAZ/0434/POOE/06	2010		CZĘŚĆ:
			2010		W/INSTALACJE ELEKTRYCZNE