

woj. mazowieckie
pow. wyszkowski
gm. Długosiodło
obręb : STARE BOSEWO

dz. nr 416/33

sekcja 2440- 244

skala 1:500
(powiększenie z 1:1000)


MAPA DO CELÓW PROJEKTOWYCH

Gleba pochodzenia mineralnego w granicach
zakreślonych kolorem żółtym.

Właściciel:
GMINA DŁUGOSIODŁO
KW 38407

Wykonał: geodeta uprawniony
Beata Rudnicka

14.07.2005
GEODETA UPRAWNIONY
Beata Rudnicka
Zaśw. MGPIB 12165
07-210 Długosiodło, ul. Czworki 20
NIP 762-102-44-43 REGON 550434461

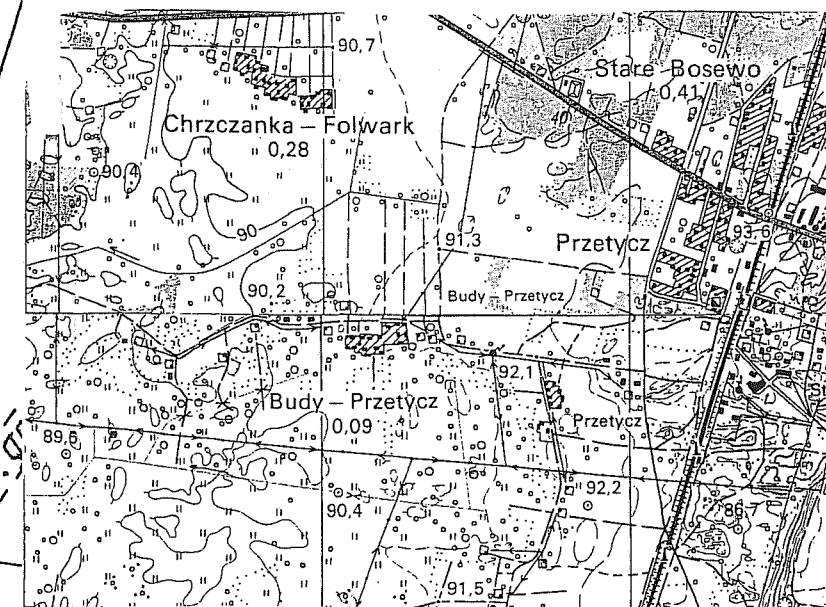

PRZEDSIĘBIORSTWO URBANISTYCZNO - BUDOWLANE "TECHBUD"
mgr inż. Jan Malinowski: 07-200 Wyszków, ul. Wąska 32/2

Obiekt: Budowa Stacji Uzdatniania Wody w Starym Bosewie - Budynek technologii

Rysunek: ZEWNIĘTRZNE UZBROJENIE WOD.-KAN.
ZAGOSPODAROWANIE TERENU

Skala: 1:500

Projektował: mgr inż. Krzysztof Paszko

Nr rys:

Sprawdził: mgr inż. Jan Malinowski

SUW 1

STAROSTA WYSZKOWSKI
POWIATOWY OŚRODEK DOKUMENTACJI
GEODEZYJNEJ I KARTOGRAFICZNEJ
Reprodukowanie, rozpowszechnianie i rozprowadzanie
niniejszego dokumentu wymaga zezwolenia, o którym
mowa w art. 18 ustawy z dnia 17 maja 1988r.
- Prawo geodezyjne i kartograficzne (Dz. U. Nr 30,
pozycja 183, z późniejszymi zmianami)
2005 SIN 04
mgr inż. Janina Sędziak
GEODETA POWIATOWY

LEGENDA:

ROJENIE ISTNIEJĄCE DO DEMONTAŻU:

PRZEWODY WODOCIĄGOWE

UZBROJENIE PRZEKTOWANE:

PRZEWODY WODOCIĄGOWE

PRZEWODY KANALIZACYJNE:

ŚCIEKI Z ŁUKANIA FILTRÓW

ŚCIEKI SANITARNE

ŚCIEKI Z CHLOROWNI

ODWODNIENIE ZBIORNIKÓW WODY

RUROCIĄTŁOCZNY Z OSADNIKA POŁĘCZNY

1- ZBIORNIK WODY

1, 02 - OSADNIKI POŁĘCZNY

STUDZIENKA NEURALIZACYJNA ŚCIEKI Z CHLOROWNI

K - ZBIORNIK BEZODŁYWOWY KANALIZACJI SANITARNEJ

W-STUDNIA WODOCIGOWA