


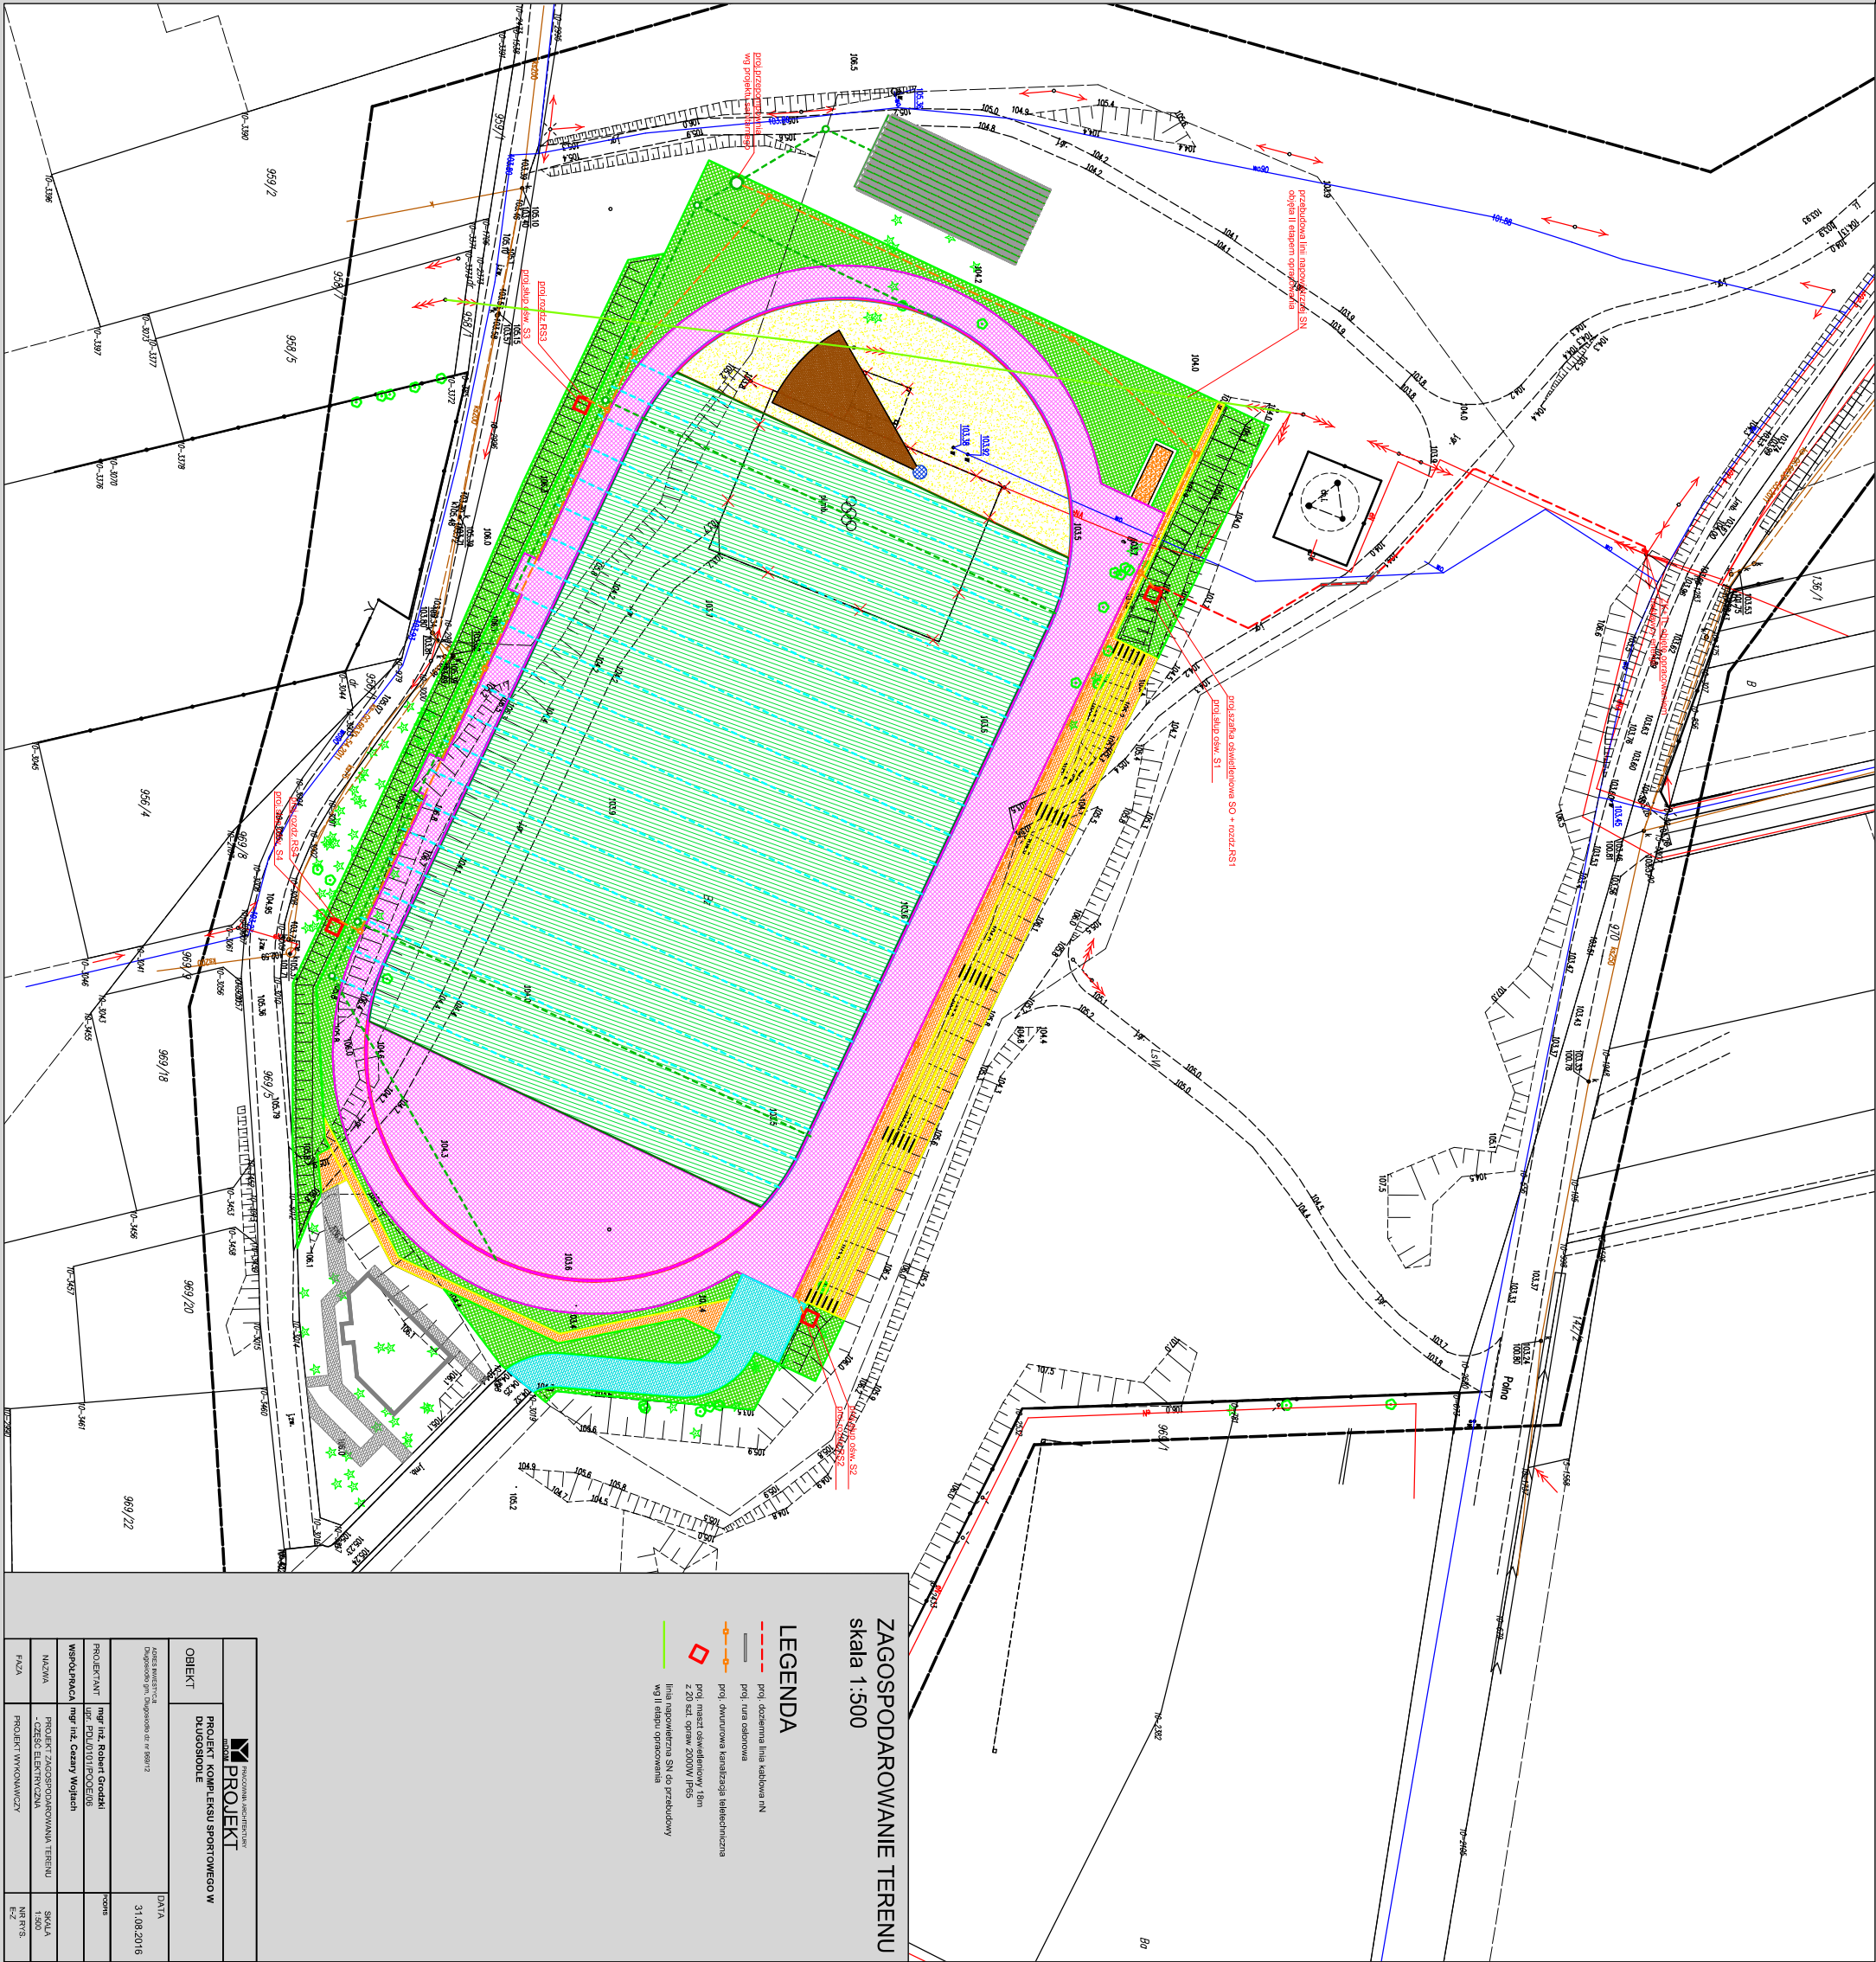

ZAGOSPODAROWANIE TERENU
skala 1:500

- LEGENDA
- proj. dociepna linia kablowa IN
 - proj. tura odciepowa
 - proj. dwukierowa kanalizacja wielokanalizowa
 - proj. mazić oświetleniowy 16m
 - z 20 szt. opraw 2000W IP65
 - linia napowietrzna SN do przelotowy
 - wg II etapu opracowania

 PRACOWNIA ARCHYTEKTURY PROJEKT		DATA
OBJEKT PROJEKT KOMPLEKSU SPORTOWEGO W DLUGOSZODLE		31.08.2016
ADRES WYKONANIA Dzielnica gminna, Długoszele, ul. nr 999/12		
PROJEKTANT mgr inż. Robert Górecki mgr inż. Piotr Bujakowski		zob.
WSPÓŁAUCTWO mgr inż. Cezary Wójcik		
NAZWA PROJEKT ZAGOSPODAROWANIA TERENU - CZĘŚĆ ELEKTRYCZNA		SKALA 1:500
FAZA PROJEKT WYKONAWCZY		NR RYS. RZ