


KARTA INFORMACYJNA

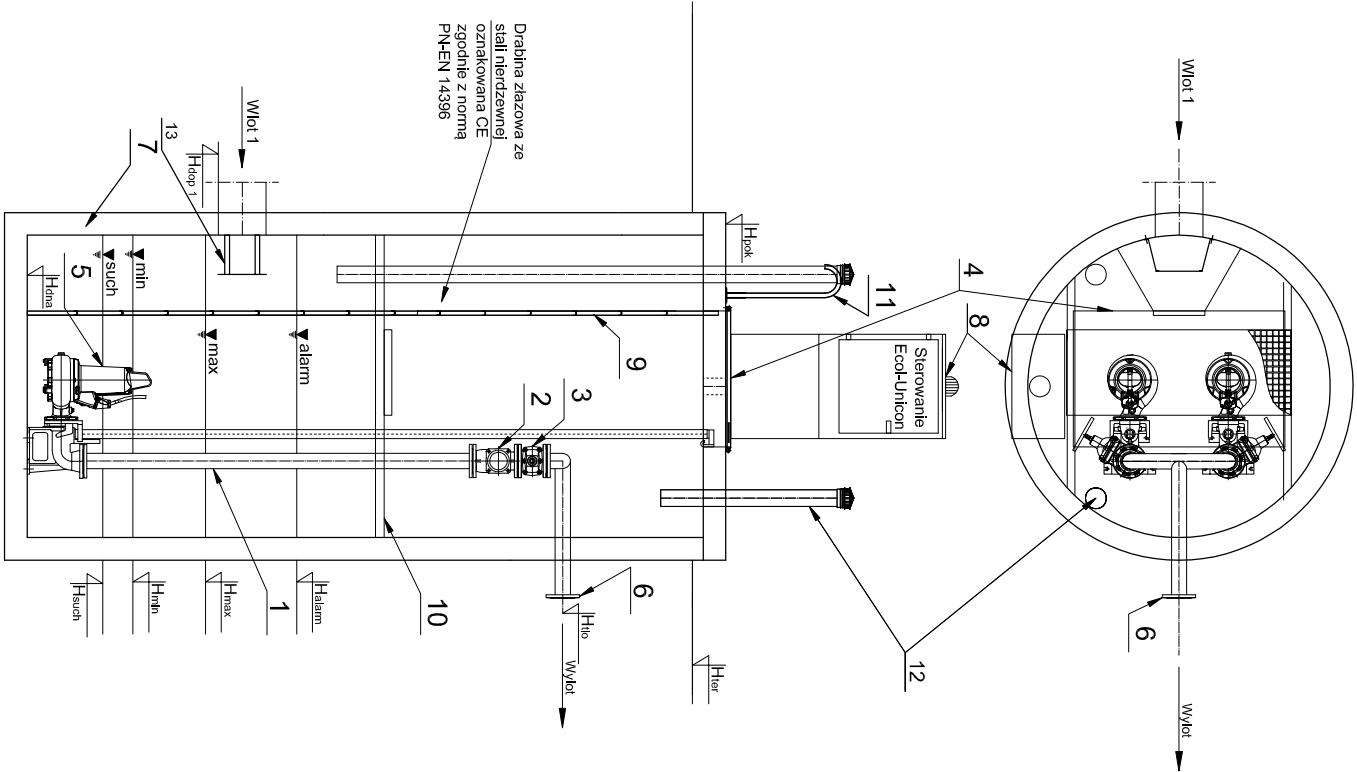

Nazwa elementu		szt.
1	Orutowanie DN125	mb.
2	Zawór kulowy zwrotny DN125	2
3	Zasuwa DN125	2
4	Przykrycie wiazowe 940x1400 - stal 1.4301	1
5	Pompa ABS AS 0841 SZ2/4 D P1=2,88 kW P2=2,2 kW In=5,15 A	2
6	Kolierz normowy DN125	1
7	Zbiornik Beton C35/45 Ø2000 mm H=4,37 m	1
8	Szafa sterownicza	1
9	Drabina do dna - stal 1.4307, oznakowana CE	1
10	Pomost eksploacyjny - stal 1.4301 + kratka TWS	1
11	Poręcz złączowa - stal 1.4301	2
12	Wentylacja	2
13	Deflektor - stal 1.4301	1

PE 100 SDR 17 PN 10 (160x141), L=25,46 m

Oznaczenie	m n.p.m.
1 Htor	103,85
2 Hbok	104,09
3 Hto	103,25
4 Htop1 Ø 250	100,93
5 Htop2 Ø	-
6 Htop3 Ø	-
7 Halam	101,12
8 Hmax	100,82
9 Hmin	100,22
10 Hsuch	100,12
11 Hdra	99,72

PRACOWNIA ARCHITEKTURY mdom PROJEKT		
OBIEKT	Budowa boiska do piłki nożnej oraz bieżni okólnej wraz z infrastrukturą towarzyszącą w miejscowości Długosiodło, dz. nr 969/12, obręb: 0010, jednostka ewidencyjna 143502_02 - Długosiodło	
ADRES INWESTYCJI Długosiodło		DATA 05.09.2016
PROJEKTANT	mgr Inż. Marcin Harasimowicz upr. PDL/0148/POOS/09	PODPIS
NAZWA	POMPOWNIA PS	SKALA 1:500
FAZA	PROJEKT WYKONAWCZY	NR RYS. S13